


STATO DI PROGETTO - Pianta piano secondo e coperture - SCALA 1:100

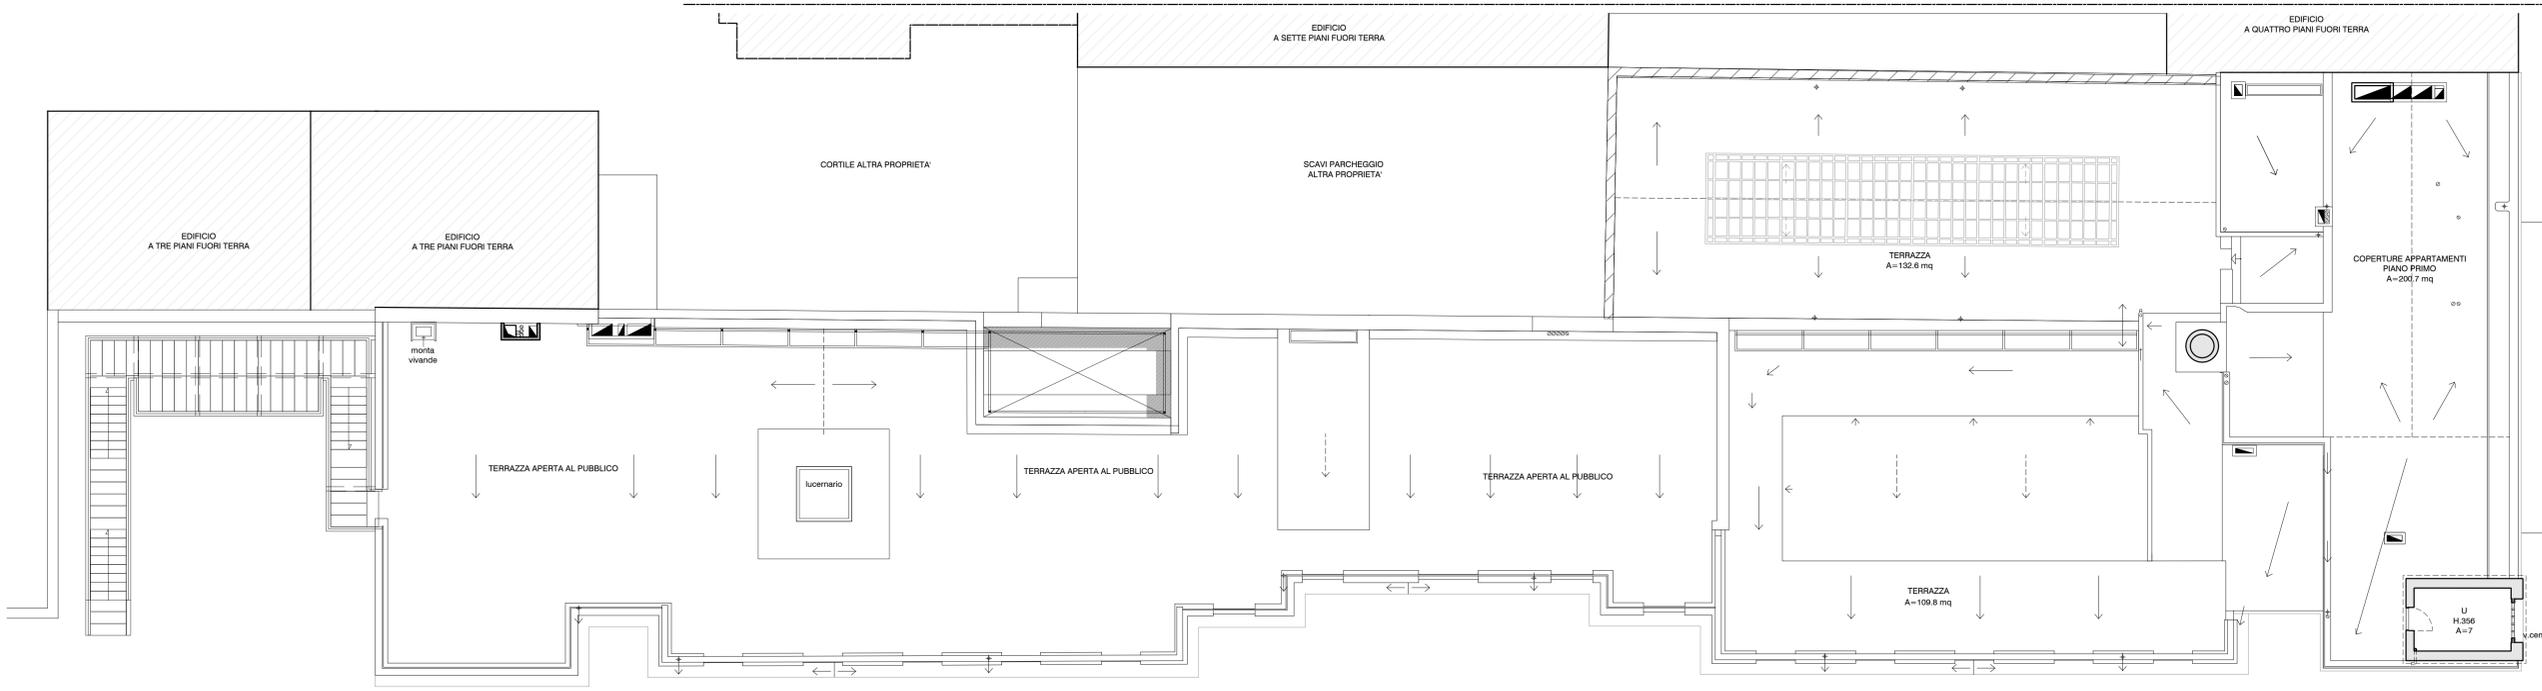

- LEGGENDA**
- Costrosolfati
  - Scavo per passaggio impianti
  - Areazione per trincea
- NUOVE MURATURE**
- Muratura in C.A.
  - Tramezzi in mat
  - Muratura in Ytor


**Palazzina di via Botta**

RAI

> 1/8 (0,125) > 1/8 (0,125)

NOME	AREA	S. ILL.	S. AR.	R. ILL.	R. AR.
<b>Rapporti aeroilluminanti</b>					
<b>PIANO PRIMO</b>					
<b>APPARTAMENTO 1</b>					
SOGGIORNO + ANGOLO COTTURA	13,4	NON NECESSARIO	5,498	6,038	0,41
DIS	3,9				0,45
CAMERA	12,2		1,62	1,62	0,13
BAGNO	2,9		1,62	1,62	0,56
CAMERA 1	12,3		3,6	1,8	0,29
BAGNO 1	2,9	AREAZIONE F.			0,15
CAMERA 2	14,6		3,6	1,8	0,25
BAGNO 2	3	AREAZIONE F.			0,12
DIS 1	7,9		2,034		
<b>APPARTAMENTO 2</b>					
SOGGIORNO + CUCINA	31,1	NON NECESSARIO	5,992	6,552	0,19
DIS 2	8,9				0,21
CAMERA 3	11,6		3,6	1,8	0,31
CAMERA 4	16,6		2,925	1,8	0,18
BAGNO 3	4,1		4,564	1,944	1,11

STATO DI PROGETTO - Pianta piano primo - SCALA 1:100

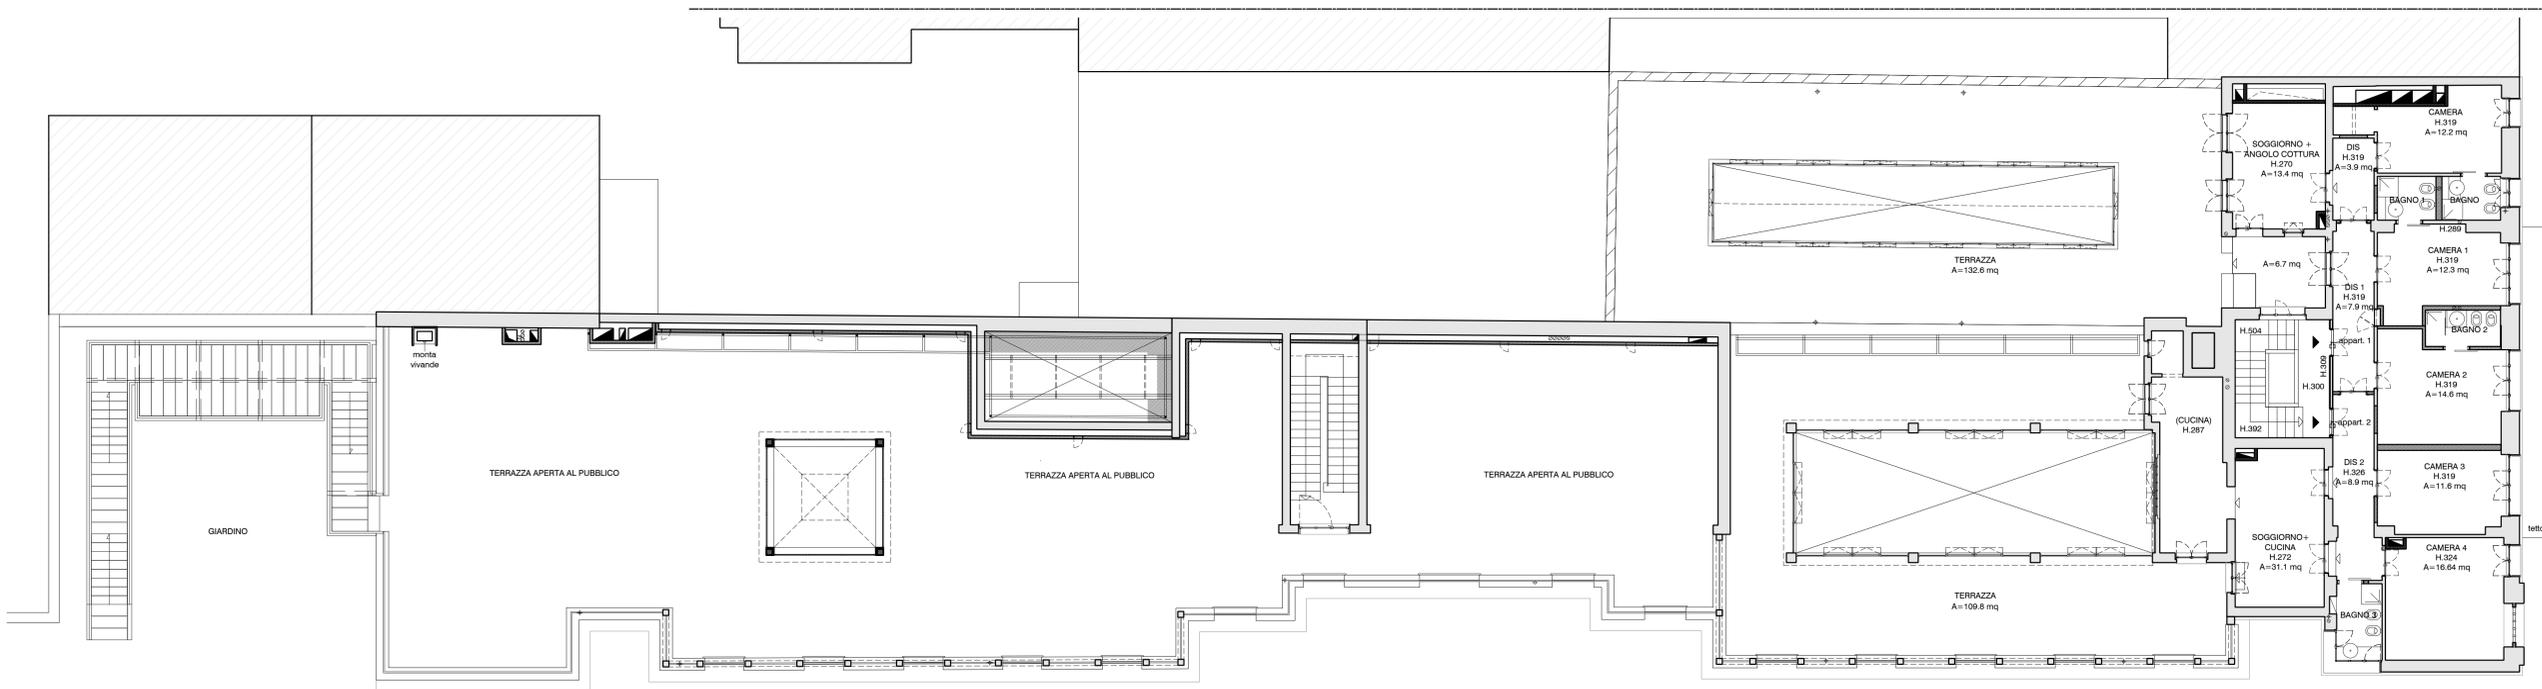

Stanza	Altezza (cm)	Area (mq)
BAGNO	H. 319	A=2,9
BAGNO 1	H. 319	A=2,9
BAGNO 2	H. 319	A=3
BAGNO 3	H. 328	A=4,1

**Fondazione Pier Lombardo**  
via Pier Lombardo, 14  
20135 Milano

**OGGETTO**  
**PALAZZINA SERVIZI DEL CENTRO BALNEARE CAIMI, PROGETTO DI RISANAMENTO CONSERVATIVO**

**LOCALIZZAZIONE**  
VIA CARLO BOTTA, 18 - 20153 MILANO

**PROGETTAZIONE ARCHITETTONICA**  
ARCH. NICOLA RUSSI, ARCH. ANGELICA SYLOS LABINI

**LABORATORIO PERMANENTE**  
Via Pasello 22, Milano, 20131  
T. +39 0226524246 F. +39 0249627181  
info@laboratorioipermanente.com  
www.laboratorioipermanente.com

**PROGETTAZIONE STRUTTURE**  
ING. PIETRO BOERIO  
Via Vaina 1, Milano, 20122  
T. +39 0255308222 - +39 3358242991  
ing.boerio@virgilio.it

**PROGETTAZIONE IMPIANTI TECNOLOGICI**  
P.I.TERMOTECNICO PIERLUIGI GANDOLFI

**STUDIO TECNICO INGEGNERIA IMPIANTISTICA** studio  
codice fiscale - partita I.V.A. 01985140134 0930010  
via aspromonte, 29 - 23090 LECCO - tel. 0341 292334/365570 fax e-mail: tecnico@stt.it  
via colombo, 29 - 22100 COMO - tel. 031 505548/505410 fax e-mail: tecnico.com@stt.it

**PROGETTAZIONE IMPIANTI ELETTRICI**  
PER. IND ALESSANDRO CORTI

**Studio Corti**  
Via C. Battisti, 20 - 23849 Roggion (LC)  
T. +39 031-876931 F. +39 031-3581087  
E. info@studiocorti.eu

**TITOLO**  
STATO DI PROGETTO  
Pianta piano primo, Pianta piano secondo e coperture

**TAVOLA**  
PIER-AR-PR- 03/A

Scala: 1:100 Data: 02.2015 Rev.

IN OTTEMPERANZA ALLA LEGGE SUL COPYRIGHT QUESTI OPERAZIONI NON POSSONO ESSERE RIPRODOTTE O DISTRIBUITE A TERZE PARTI SENZA IL NOSTRO CONSENSO. COMPETENZA DEL TRIBUNALE DI MILANO